



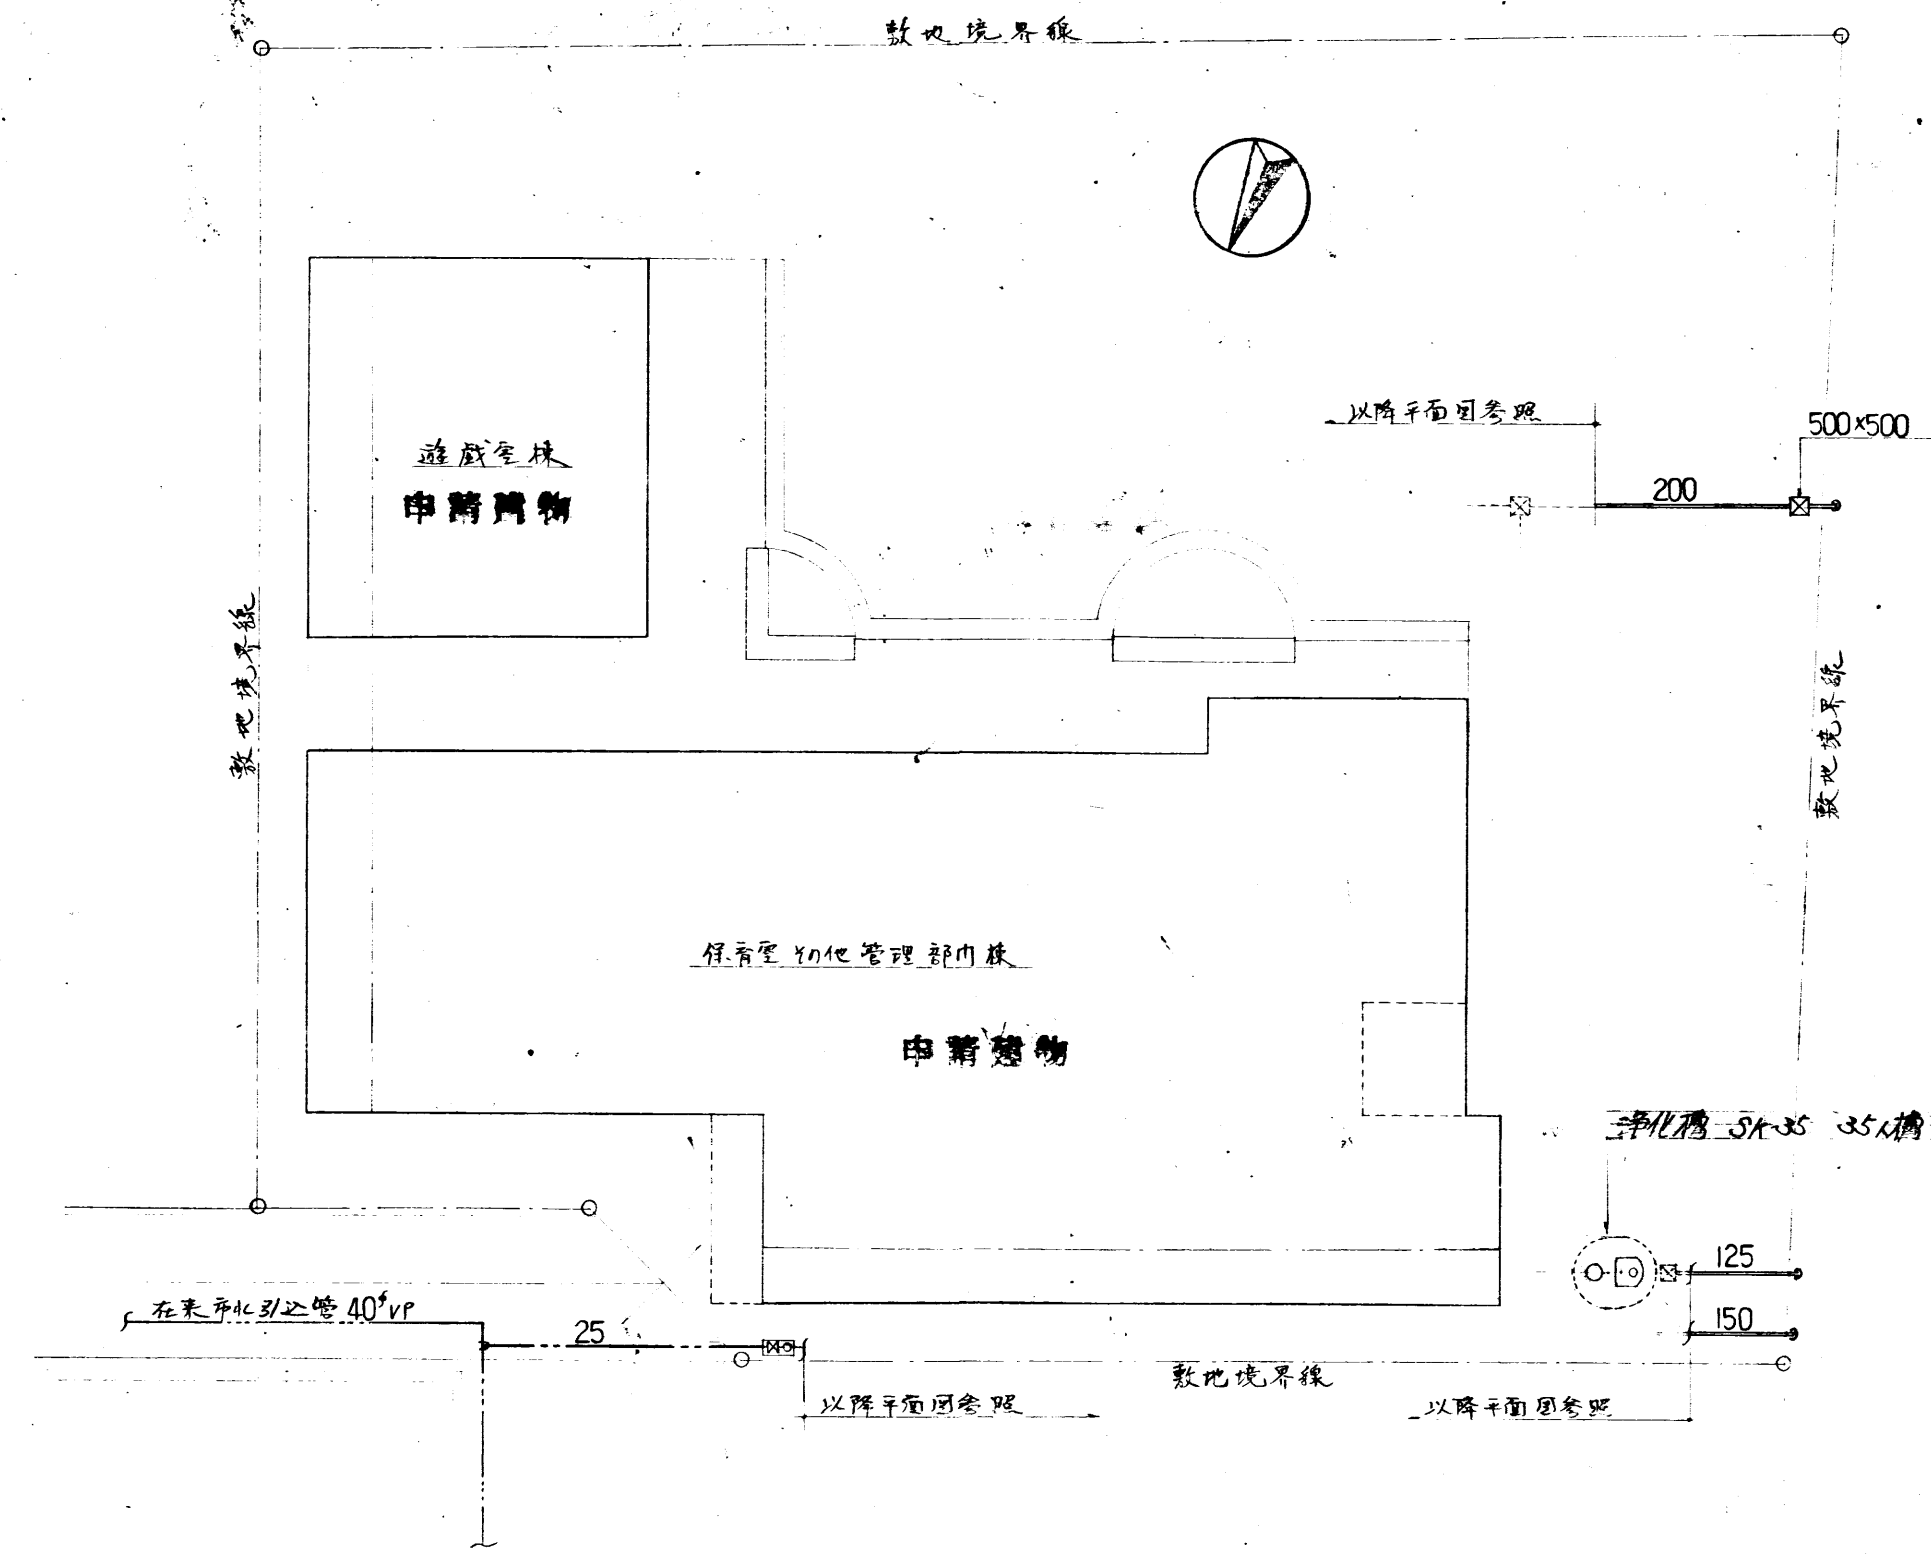

配置図 縮尺: 1:200

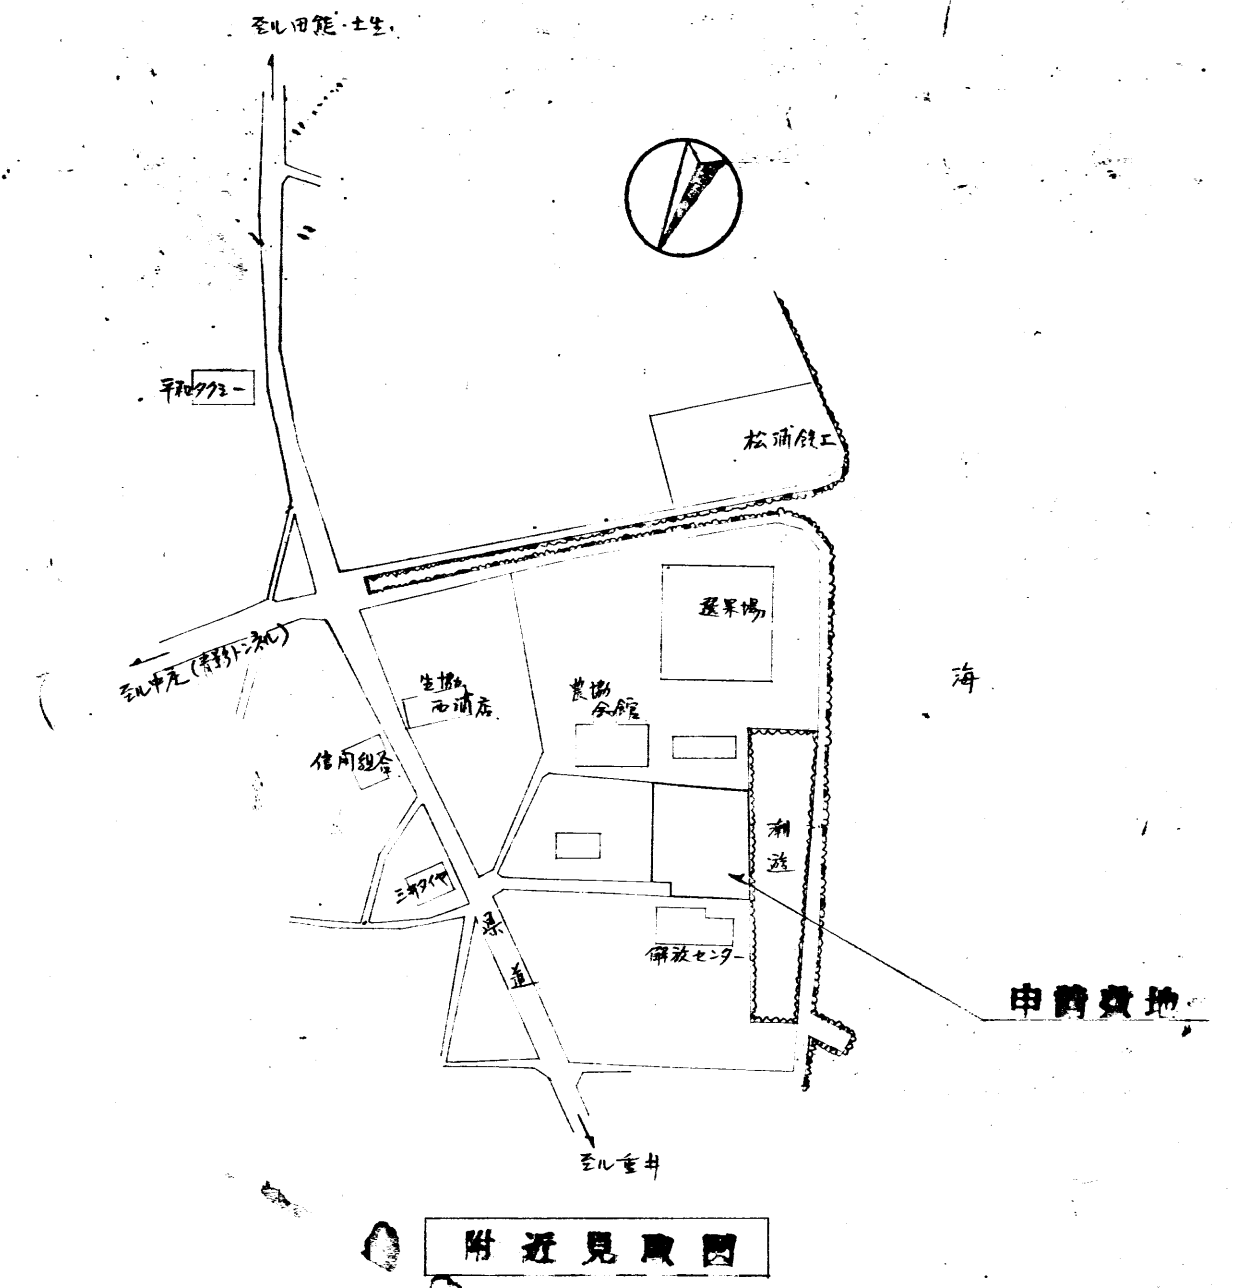

器具明細表

|       | 名 称         | 規 格                                              | 品 番 | 数 |
|-------|-------------|--------------------------------------------------|-----|---|
| 児童用便所 | 子供用和風大便器    | C103・TV172・T82A32・T80B32・TS116R                  |     | 4 |
|       | ストール小便器(小形) | U53X3・S28N・A28・TA29・T90A3・T62-Ax3・T6A-Ax3・T627C  |     | 2 |
|       | サボイセト洗物流し   | SK33・S31・TK133AR-13・TFS・TK33WN100・TS31VS・TS3DS   |     | 1 |
|       | 手洗器(作り付け)   | T20x6・TS126Sx4・TS119AS-21x2                      |     | 1 |
| 幼児用便所 | 幼児用腰掛便器     | C40・TV176・T82C32・TC402・T53WN75・TS152・TS116R      |     | 2 |
|       | 乳児バス        | BH25・TB43S3・TB27F13・T61DR13・TB42FR               |     | 1 |
|       | 洗面器         | L230・T210・TKA・T6P・TS126AS・TFR・T8C & S3・TS11PAS-3 |     | 1 |
| 職員用便所 | 和風大便器       | C375V・TV173・T82C32・TS116R                        |     | 2 |
|       | 小便器         | U307・T60P・T62-16・T6KFWN                          |     | 1 |
|       | 手洗器         | LEB・T19A・TKA・T22P・TS126AS・TA2S & S3・TS11PAS-2    |     | 1 |
|       | =           | L60N・T19・T60NP・TA2S・TS126S                       |     | 2 |


尿浄化槽人員算定

用 途 学校施設関係 (1) 保育所  
対象人員 同時に収容する人員(定員)の和  
人 員 幼児定員 80名 職員 10名 計 90名  
算 定  $90 \times \frac{1}{4} = 90 \times 0.25 = 22.5$   
浄 化 槽  $22.5 < 28$ 人槽 = 尿浄化槽 ST-38世 (腐敗防止方式)

新設浄化槽人員算定


用 途 学校施設関係 (1) 保育所  
人 員 幼児・定員120名 職員・16名  
算 定  $(120+16) \times \frac{1}{4} = 34$ 人  
浄化槽 35人槽と13 (9件) 備置 SK-35

※増築=ヨロ 変更図

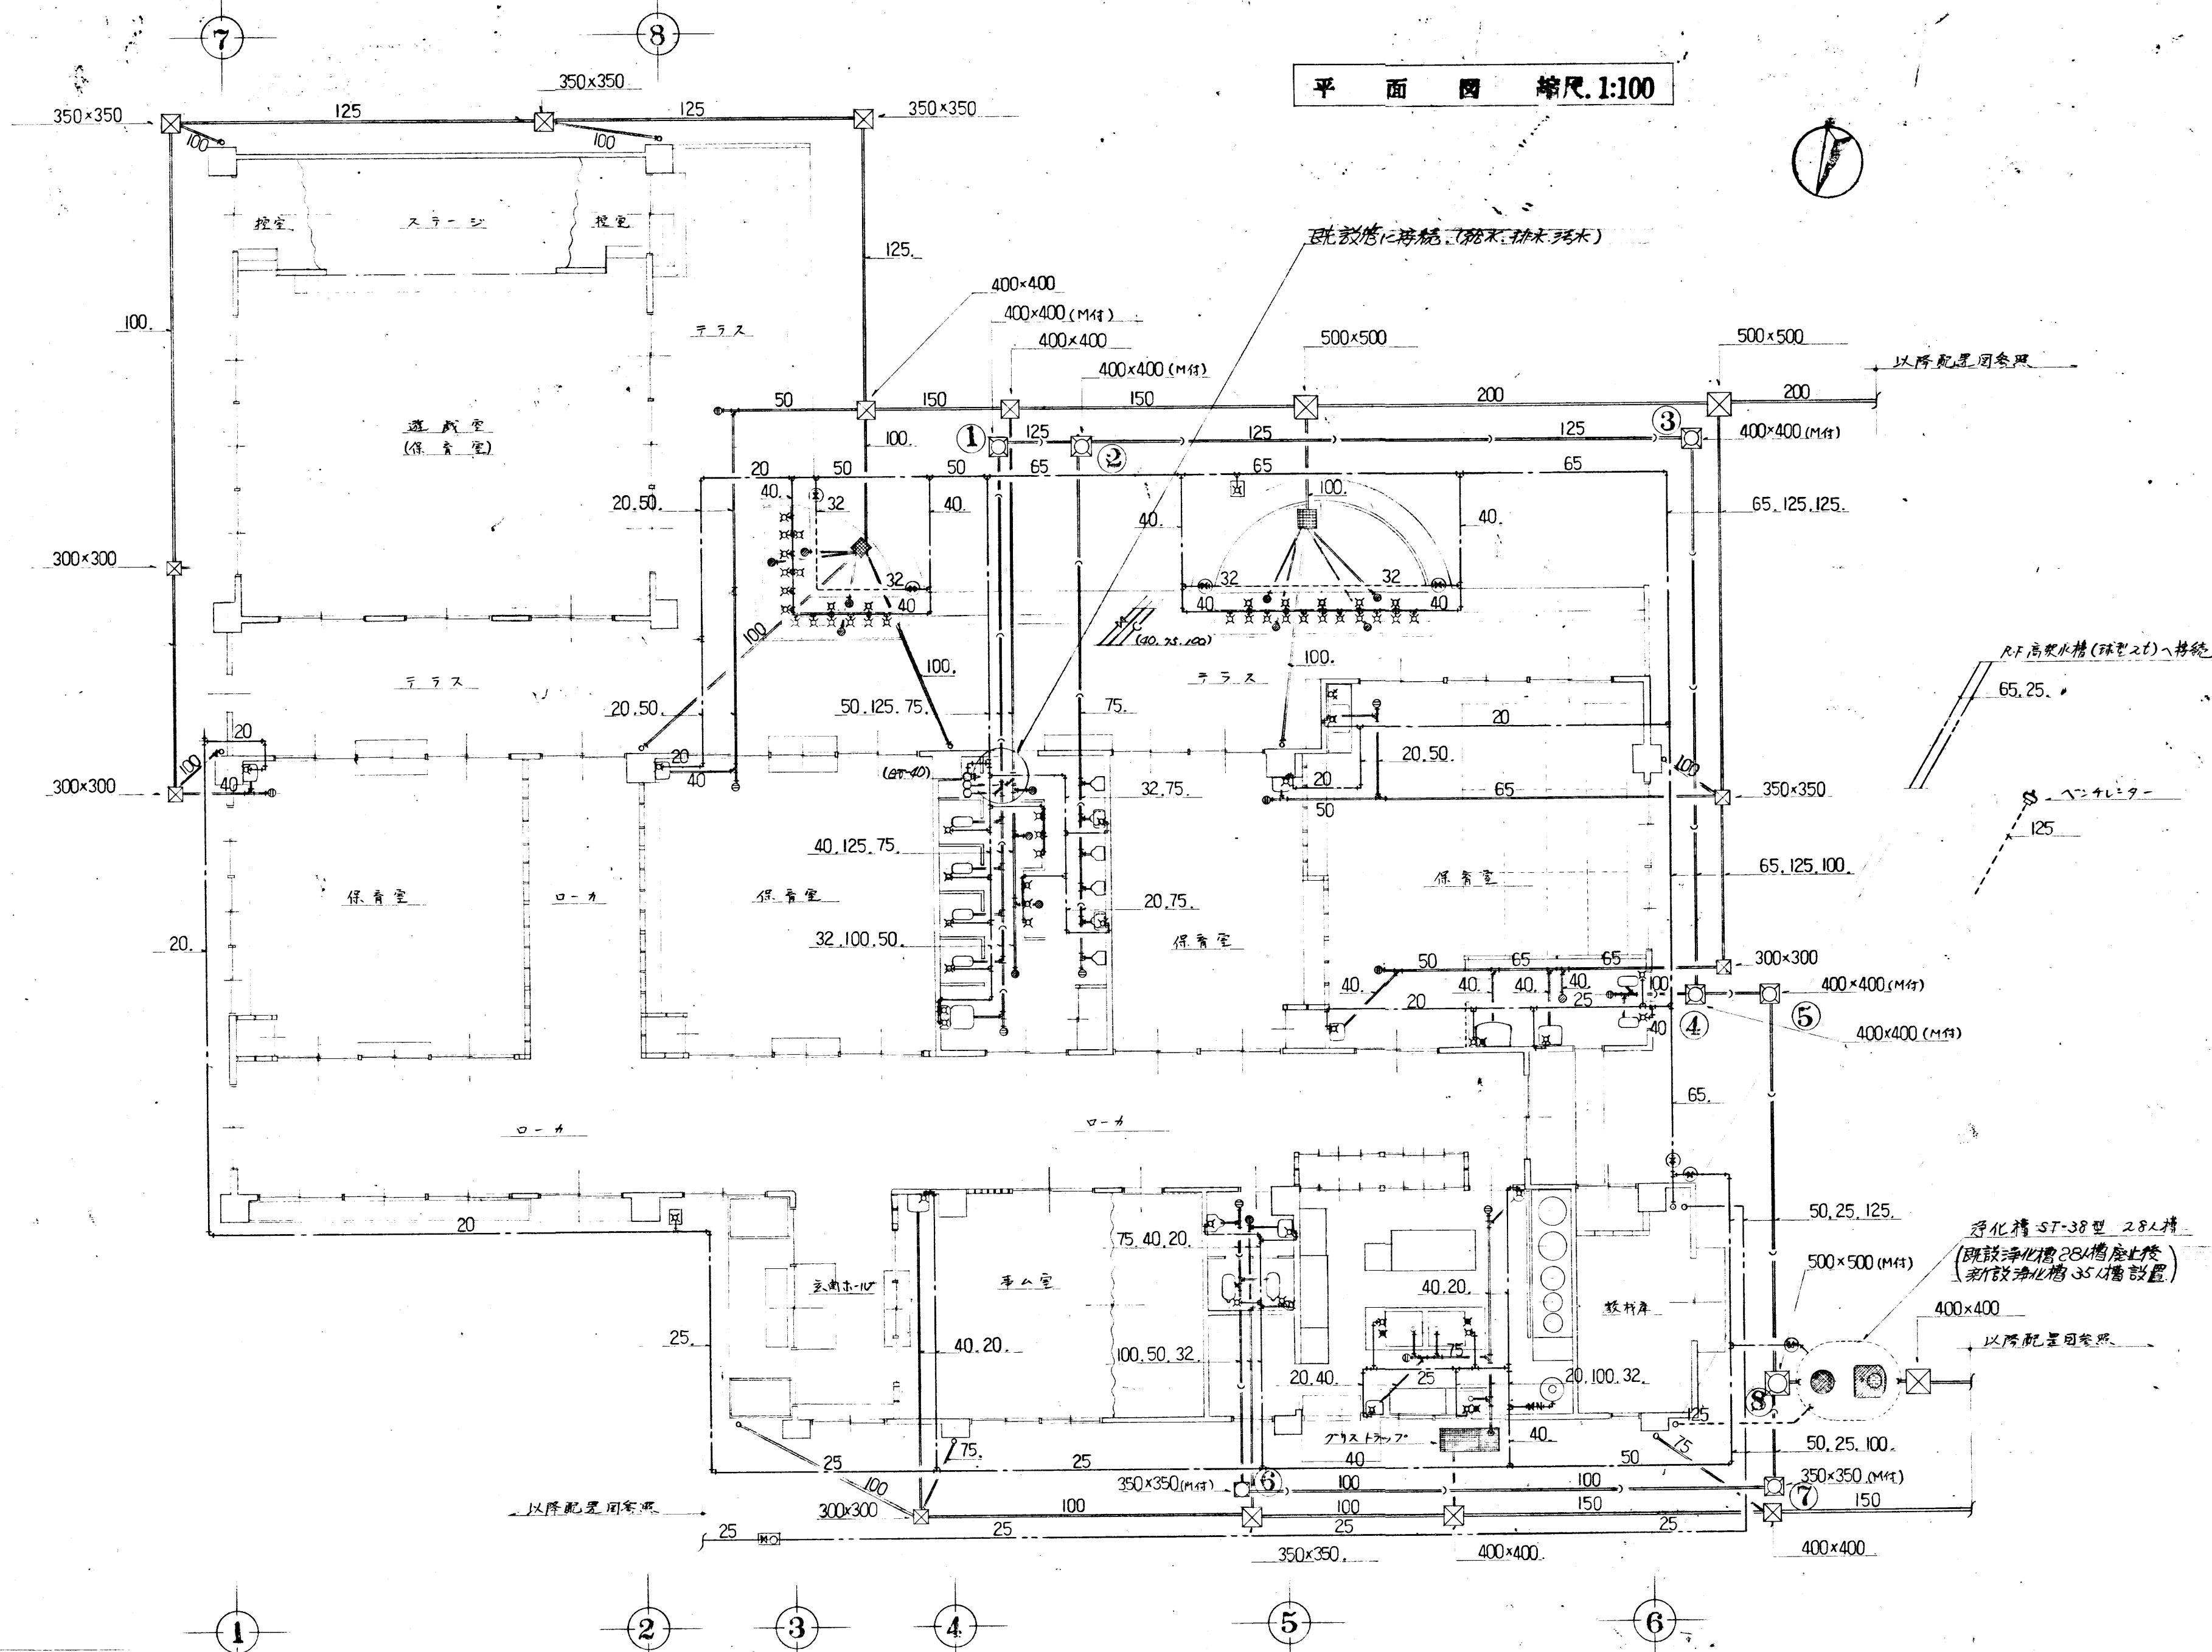

平面図 縮尺 1:100

増築ニヨル変更図

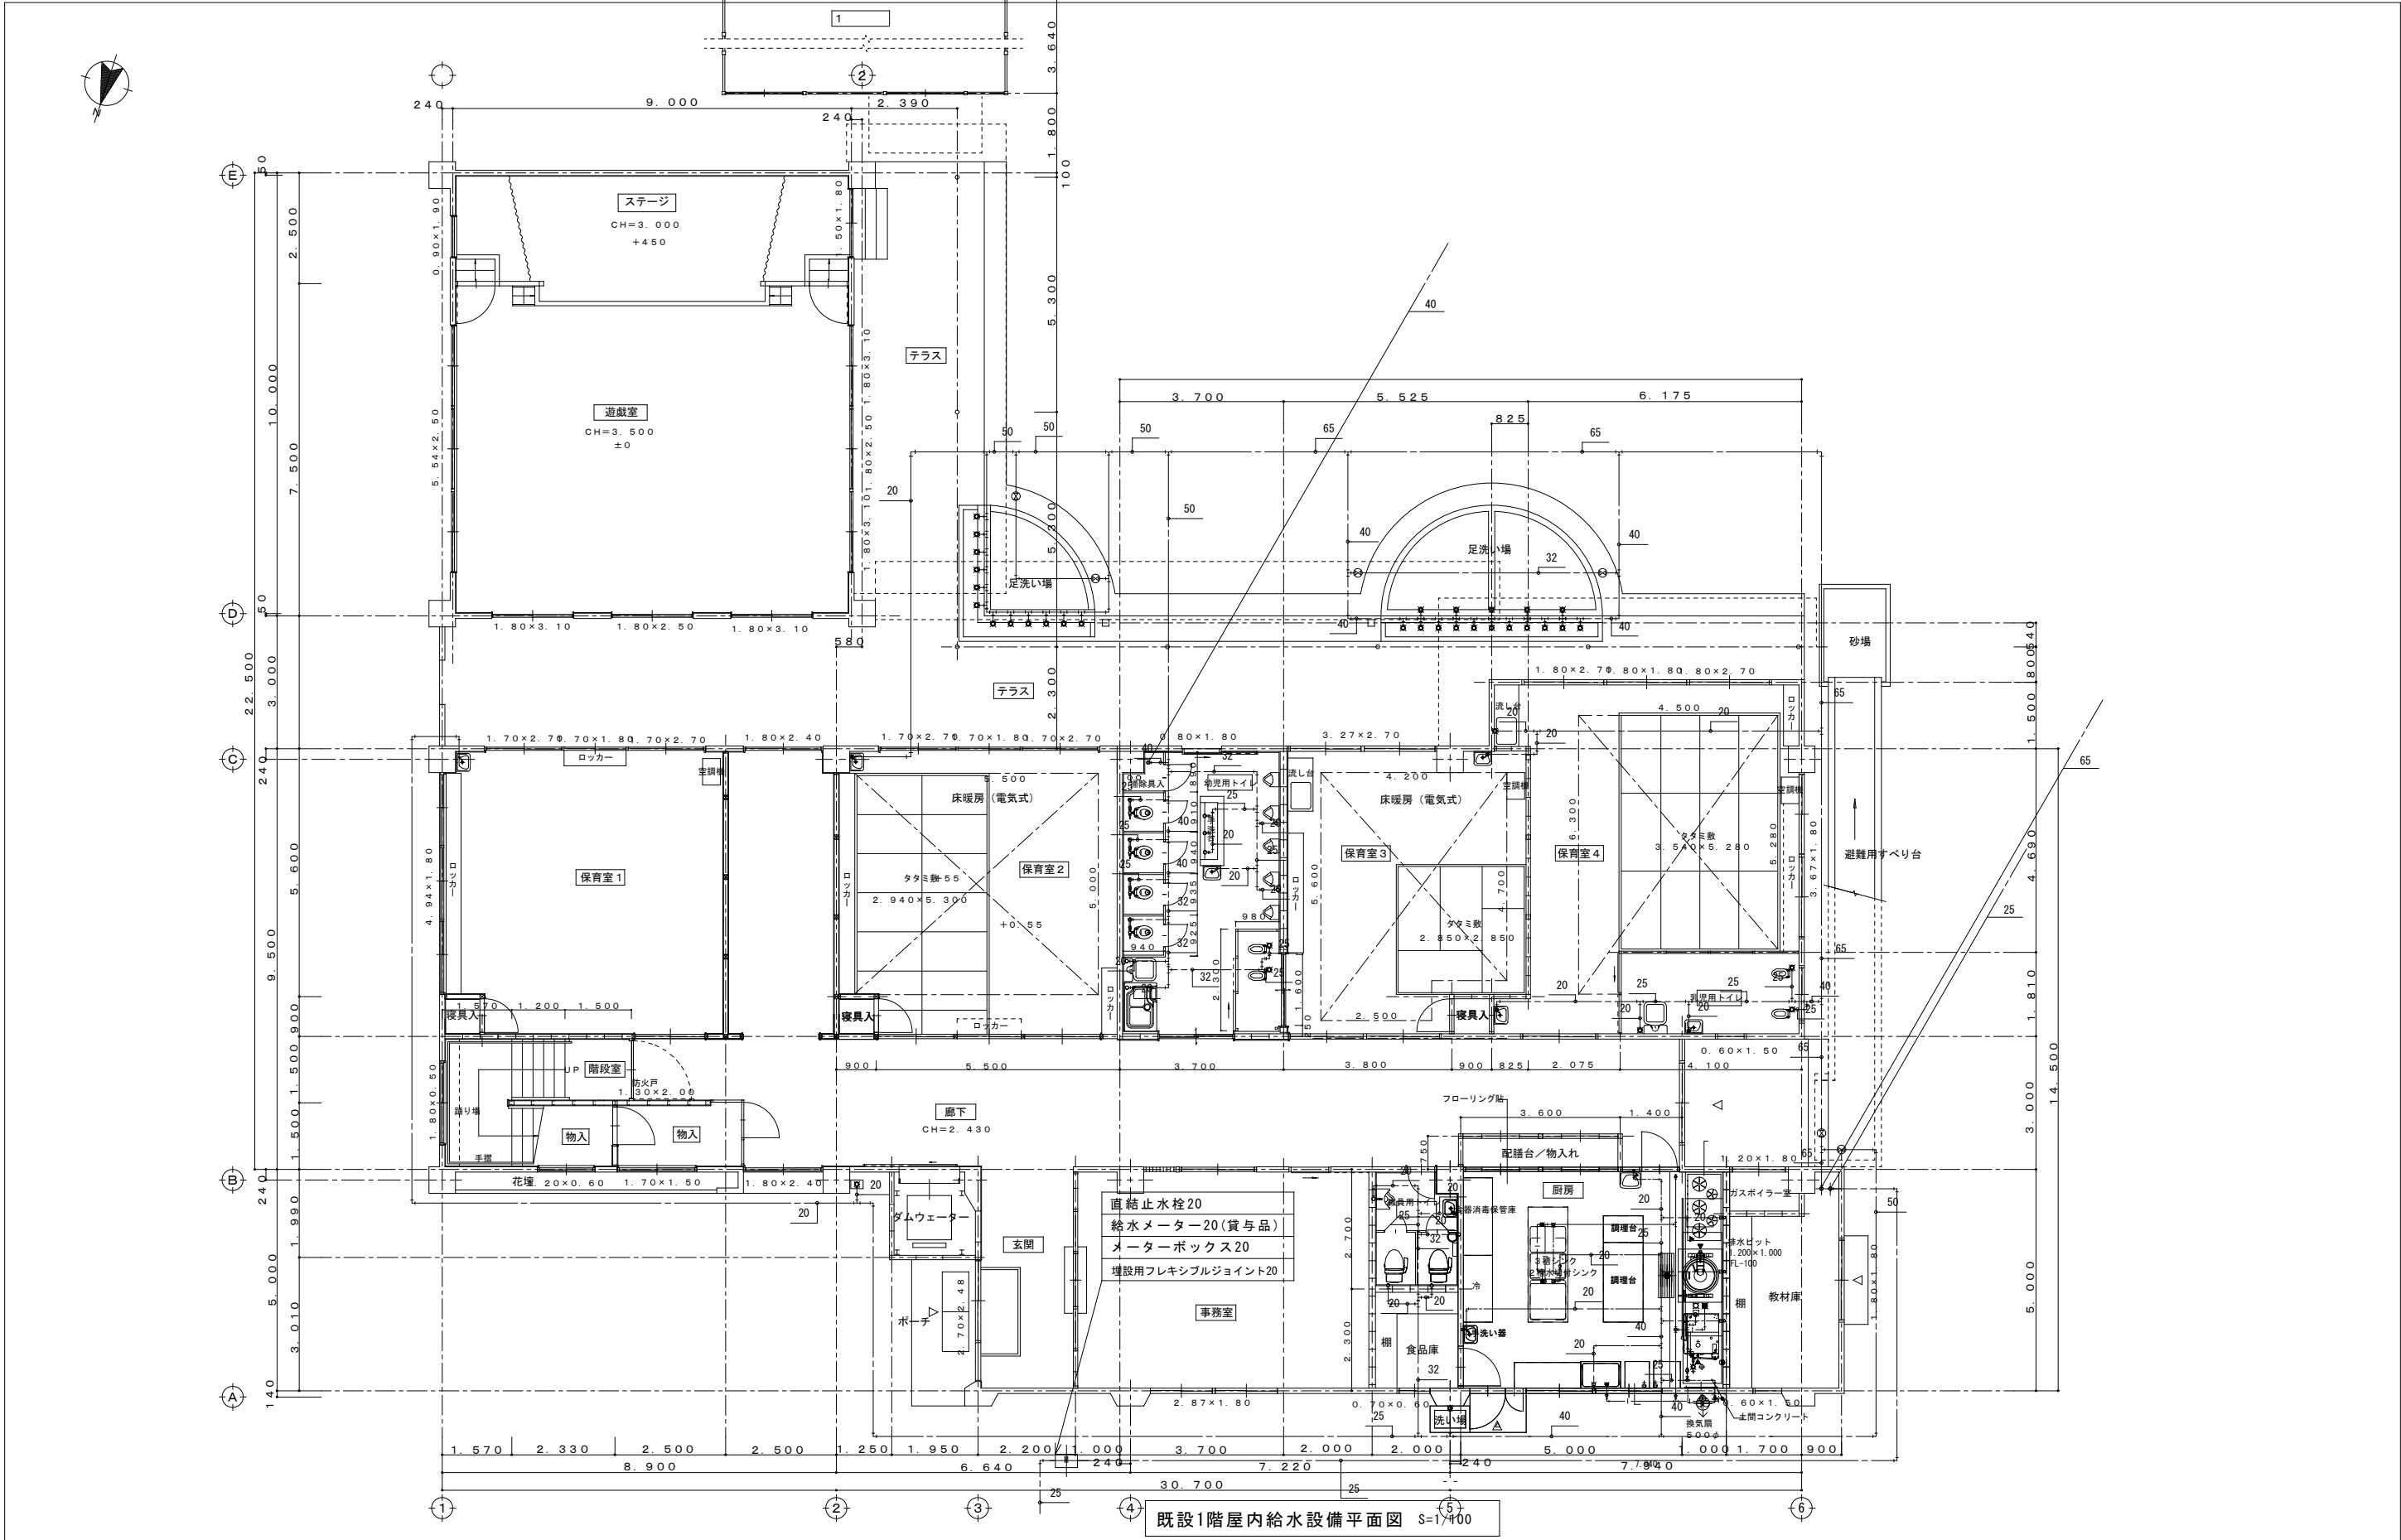

|                  |  |  |  |  |  |  |  |  |  |                        |                |          |         |          |               |    |         |
|------------------|--|--|--|--|--|--|--|--|--|------------------------|----------------|----------|---------|----------|---------------|----|---------|
|                  |  |  |  |  |  |  |  |  |  | 工事<br>名称               | 西浦保育所水道引込管増径工事 | 図面<br>番号 | M-4     |          |               |    |         |
|                  |  |  |  |  |  |  |  |  |  |                        |                |          |         |          |               |    |         |
| 尾道市美ノ郷町本郷甲2924番地 |  |  |  |  |  |  |  |  |  | TEL                    | 48-0744        | FAX      | 48-5025 | 図面<br>名称 | 既設1階屋内給水設備平面図 | 縮尺 | S=1/100 |
| 橋本設備事務所          |  |  |  |  |  |  |  |  |  | 橋本信美 建築設備士 0300-5629NU |                |          |         |          |               |    |         |
|                  |  |  |  |  |  |  |  |  |  |                        |                |          |         |          |               |    |         |